

Wyposażenie

Rozdzielnica RZW
Skala 1:10

Elewacja

63,5


Szafka automatyki
SA

84,5

84,5

RZW

30

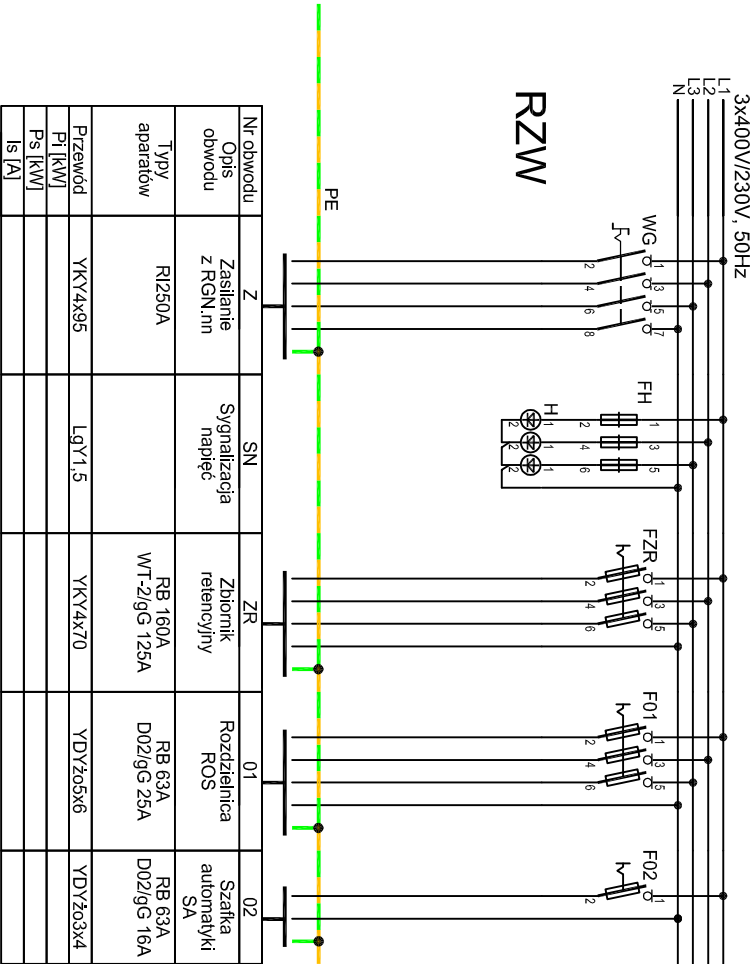

Nr obwodu	Opis obwodu	Typy aparatów	Przewód	Pi [kW]	Ps [kW]	Is [A]
1	Zasilanie z RGN.mn	R1250A	YKY4x95	LqY1,5	YKY4x70	YDY2x5x6
2	Sygnałizacja napięcie	Zbiornik rełencyjny				
3		RB 160A				
4		WT-2/gG 125A				
5		RB 63A				
6		D02/gG 25A				
7		RB 63A				
8		D02/gG 16A				
9		YDY2x3x4				

Uwaga: Wszystkie poniższe zestawienia podstawowych materiałów należy traktować jako przykładowe.
Dopuszcza się zastosowanie wszystkich materiałów o parametrach nie gorszych od podanych w tabeli.

Zestawienie podstawowych materiałów - Rozdzielnica RZW						
Lp.	Symbol	Element	Nr kat.	Producent	Jm.	Ilość
1.		Obudowa nasłonna THALASSA, wym. 845x635x300 IP66 z drzwiami pełnymi.	S56357	SAREL	szt.	1
2.		Płyta montażowa pełna, ocynkowana	S56756	SAREL	szt.	1
3.		Szyba montażowa TS-35, 6t 1m wzmocniona	1814410	EATON	szt.	1
4.	WG	Rozłącznik izolacyjny z widoczną przerną, DMV 250N/4, 4-bieg, 250A,	1814410	EATON	szt.	1
5.		Dźwignia i przedłużenie osi, K3KAB, 4K10K3H 135	1818110 + 1050240	EATON	szt.	1
6.		Osiowy zacisków, COVERDM/250N	1314735	EATON	szt.	1
7.	ZR	Rozłącznik bezpiecznikowy LTS, podstawa 3-bieg dla wkładki NH00/160A	120602	EATON	szt.	3
8.		wkładka bezpiecznikowa NH00 gG/125A	248247	EATON	szt.	3
9.	FH	Rozłącznik bezpiecznikowy z sygnalizacją przepalenia, Z/SLS/CB/1, 1P, 6A	248247	EATON	szt.	3
10.	F01	Rozłącznik bezpiecznikowy Z/SLS/CEK25/3 - TYTAN, 3P, 25A	248244	EATON	szt.	1
11.	F02	Rozłącznik bezpiecznikowy z sygnalizacją przepalenia, Z/SLS/CB/1, 1P, 16A	248247	EATON	szt.	3
12.		wkładka bezpiecznikowa D02/gG 16A			szt.	1
13.		wkładka bezpiecznikowa D01/gG 6A			szt.	3
14.		Element dopasowujący Z-SLS/CB-1F		EATON	szt.	3
15.	H	Lampka kontrolna pojedyncza, Z-ELR230 (czerwona)	284921	EATON	szt.	3

PROSTEP 84-240 REDA ul. Wypiska 35 tel/fax 36-7 36-34-43		Obiekt: Wojewódzki Szpital dla Nerwowo i Psychicznie Chorych Świecie, ul. Sądowa 18		FUNKCJA: NAZWIŚKO Projektował: inż. T. Pobocki		DATA: 10.2015		NR UPRAWNIENI		PODPIS		Podziałka: -		Opracowanie: Projekt wykonawczy instalacji elektrycznych		Nr proj.:	
Inwestor: Wojewódzki Szpital dla Nerwowo i Psychicznie Chorych Świecie, ul. Sądowa 18		Opracował: -		Sprawdził: mgr inż. A. Gwizdała		10.2015		63/Gd/2002		Format: -		Tytuł rys.:		Schnemat ideowy i wyposażenie		Nr rys.:	
																19	