


 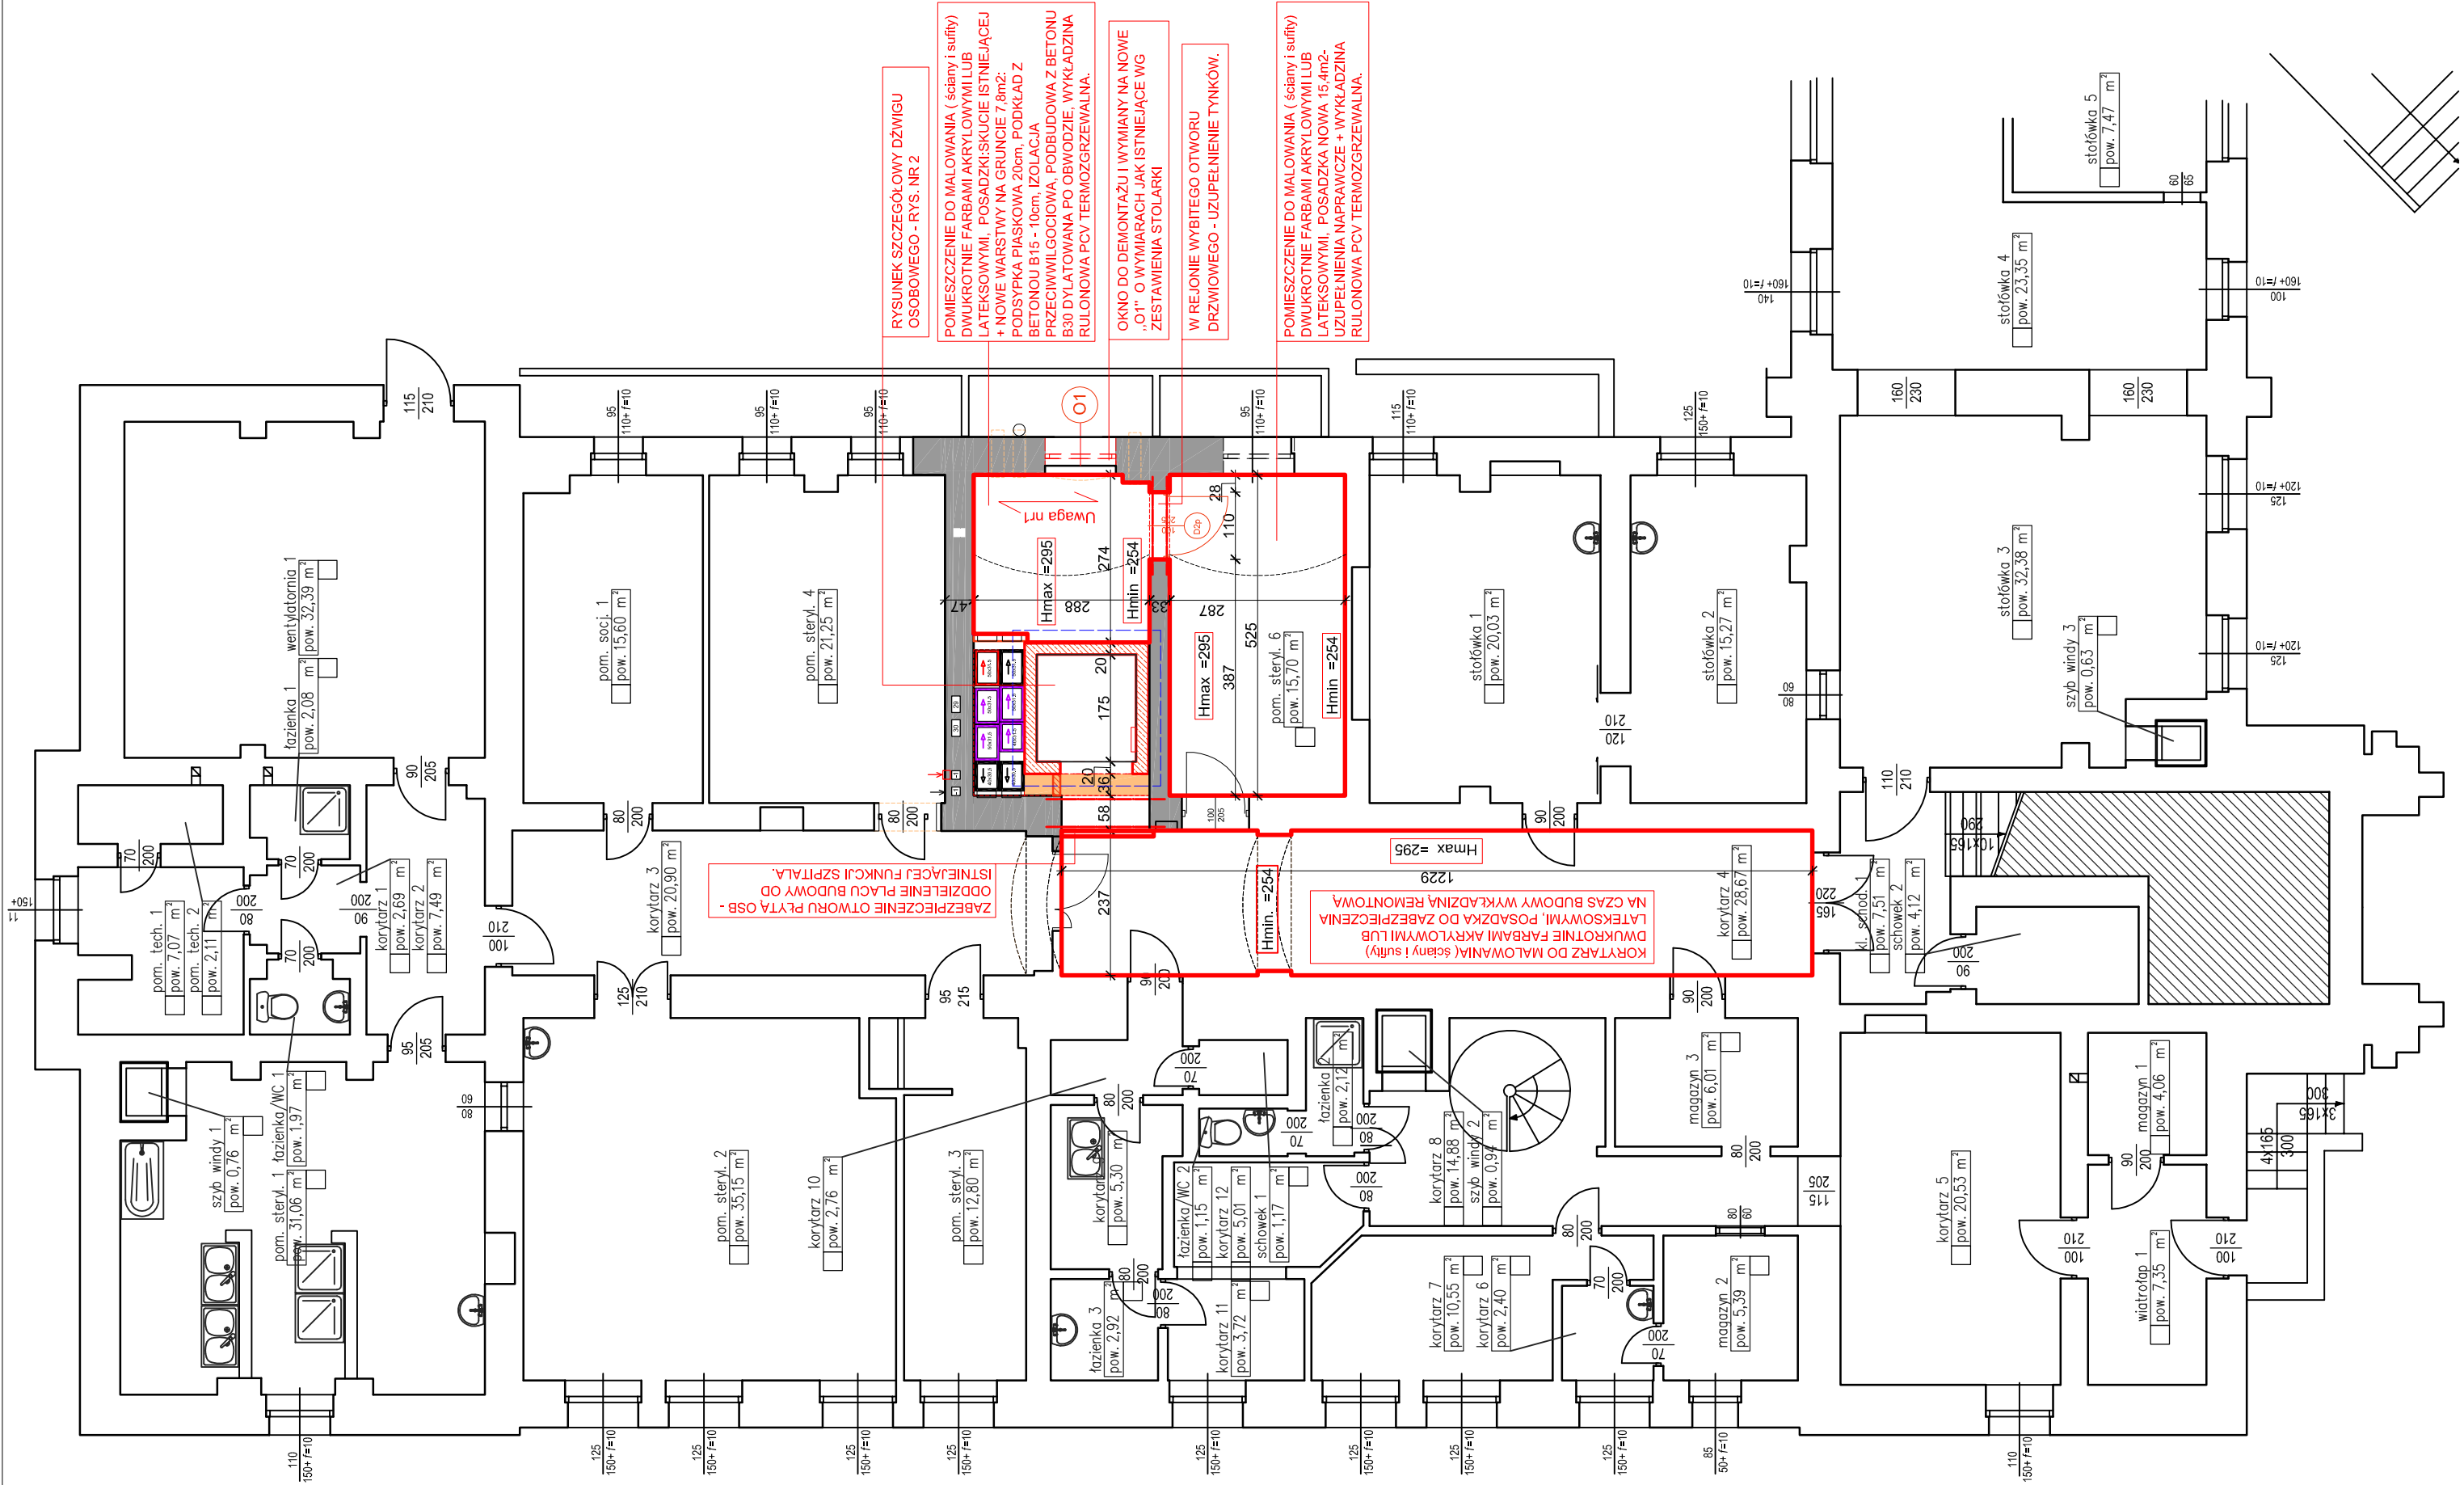


schemat lokalizacji dźwigu

UWAGA:

1. Zakłada się możliwość wykonania nowego stropu w części przy wydętym fragmencie pod szybą windy. Ze względu na brak możliwości wykonania odkrywkę przed przystąpieniem do prac wyburzeniowych należy wykonać odkrywkę w celu ustalenia kierunku oparcia stropów i możliwości oparcia stropu po wycięciu części stropu w pomieszczeniu przeznaczonym na szybę windy. W razie potrzeby skonsultować się z Projektantem konstrukcji.
2. Przewody wentylacyjne pomiędzy sztybem a ścianą montowane będą przy przebudowie budynku A w dostosowaniu do jego nowej funkcji. W obecnym etapie w tym miejscu pozostawić pusty szacht instalacyjny.

Kujawsko-Pomorskie
Centrum Pulmonologii w Bydgoszczy,
ul. Seminaryjna 1,
Rzut piwnic, skala 1:100

 PRZEDSIĘBIORSTWO PROJEKTOWO-REALIZACYJNE BUDOWNICTWA „PION” SP. Z O.O. ul. Paderewskiego 10/2, 85-075 Bydgoszcz			
Inwestor:		KUJAWSKO POMORSKIE CENTRUM PULMONOLOGII W BYDGOSZCZY, ul. Seminaryjna 1	
Temat:	DOBUDOWA DŹWIGU OSOBOWEGO W BLOKU „A” KUJAWSKO POMORSKIEGO CENTRUM PULMONOLOGII PRZY UL. SEMINARYJNEJ 1 W BYDGOSZCZY.	Data:	Nr proj.
Rysunek:	RZUT PIWNIC	Nr zlecenia:	Skala:
Projektował:		Nr. rys.	
mgr inż. arch. L. Magdańska upr. nr WBPP-NB-721015902			
		2a	