


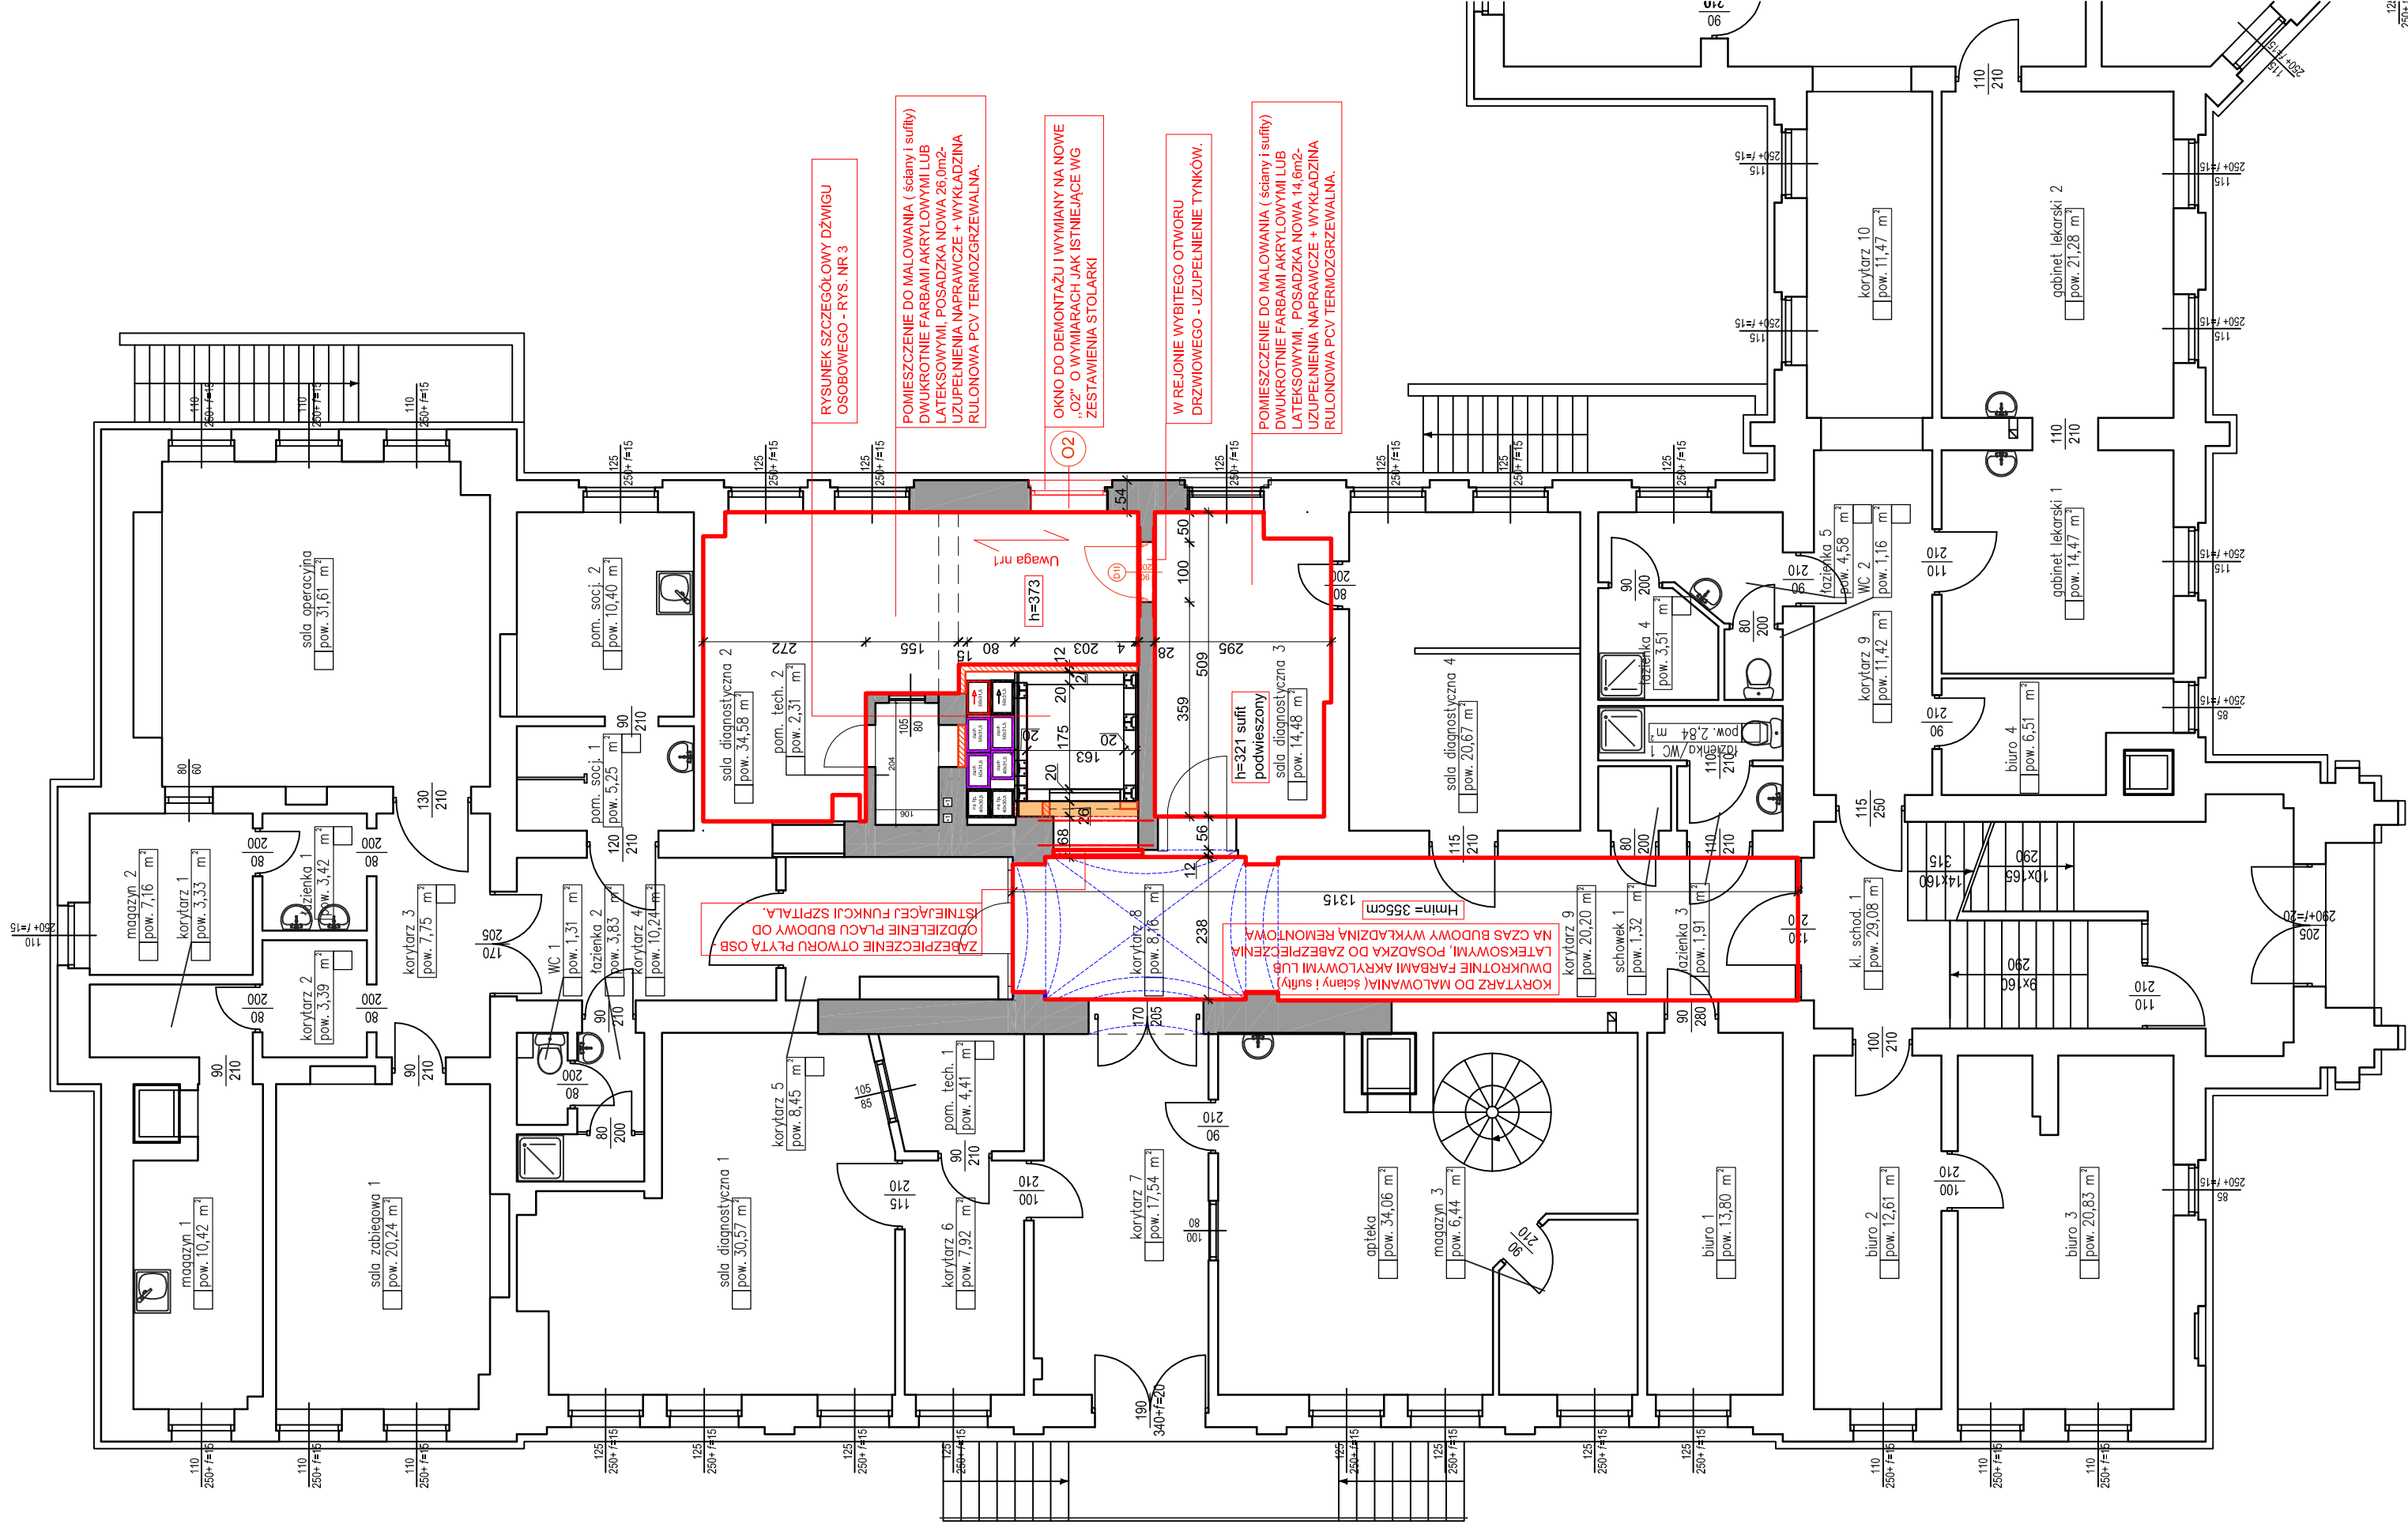

schemat lokalizacji dźwigu

- UWAGA:**
1. Zakłada się możliwość wykonania nowego stropu w części przy wyciętym fragmencie pod szyp windy. Ze względu na brak możliwości wykonania odkrywkę przed przystąpieniem do prac wyburzeniowych należy wykonać odkrywkę w celu ustalenia kierunku oparcia stropów i możliwości oparcia stropu po wycięciu części stropu w pomieszczeniu przeznaczonym na szyp windy. W razie potrzeby skonsultować się z Projektantem konstrukcji.
  2. Przewody wentylacyjne pomiędzy szybem a ścianą montowane będą przy przebudowie budynku A w dostosowaniu do jego nowej funkcji. W obecnym etapie w tym miejscu pozostawić pusty szacht instalacyjny.

## Kujawsko-Pomorskie Centrum Pulmonologii w Bydgoszczy, ul. Seminaryjna 1, Rzut parteru, skala 1:100

|                                                                                                                                                                                                                        |                                                                                                                             |                                                                                      |          |
|------------------------------------------------------------------------------------------------------------------------------------------------------------------------------------------------------------------------|-----------------------------------------------------------------------------------------------------------------------------|--------------------------------------------------------------------------------------|----------|
|  <div>PRZEDSIĘBIORSTWO PROJEKTOWO-REALIZACYJNE<br/>BUDOWNICTWA „PION” SP. Z O.O.<br/>ul. Paderewskiego 10/2, 85-075 Bydgoszcz</div> |                                                                                                                             | Inwestor:<br>KUJAWSKO-POMORSKIE CENTRUM PULMONOLOGII W BYDGOSZCZY, ul. Seminaryjna 1 |          |
| Temat:                                                                                                                                                                                                                 | DOBUDOWA DŹWIGU OSOBOWEGO W BLOKU „A”<br>KUJAWSKO-POMORSKIEGO CENTRUM PULMONOLOGII<br>PRZY UL. SEMINARYJNEJ 1 W BYDGOSZCZY. | Data:                                                                                | Nr proj. |
| Rysunek:                                                                                                                                                                                                               |                                                                                                                             | Nr zlecenia:                                                                         | APBW     |
| Projektował:                                                                                                                                                                                                           |                                                                                                                             | Skala:                                                                               |          |
| mgr inż. arch. L. Magdańska<br>upr. nr WBPP-NB-7210/15982                                                                                                                                                              |                                                                                                                             | Nr rys.                                                                              |          |
| RZUT PARTERU                                                                                                                                                                                                           |                                                                                                                             | 3a                                                                                   |          |