
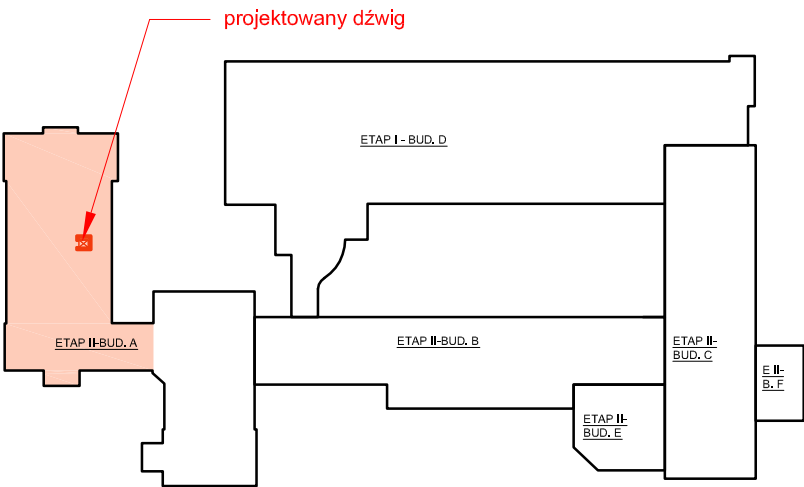


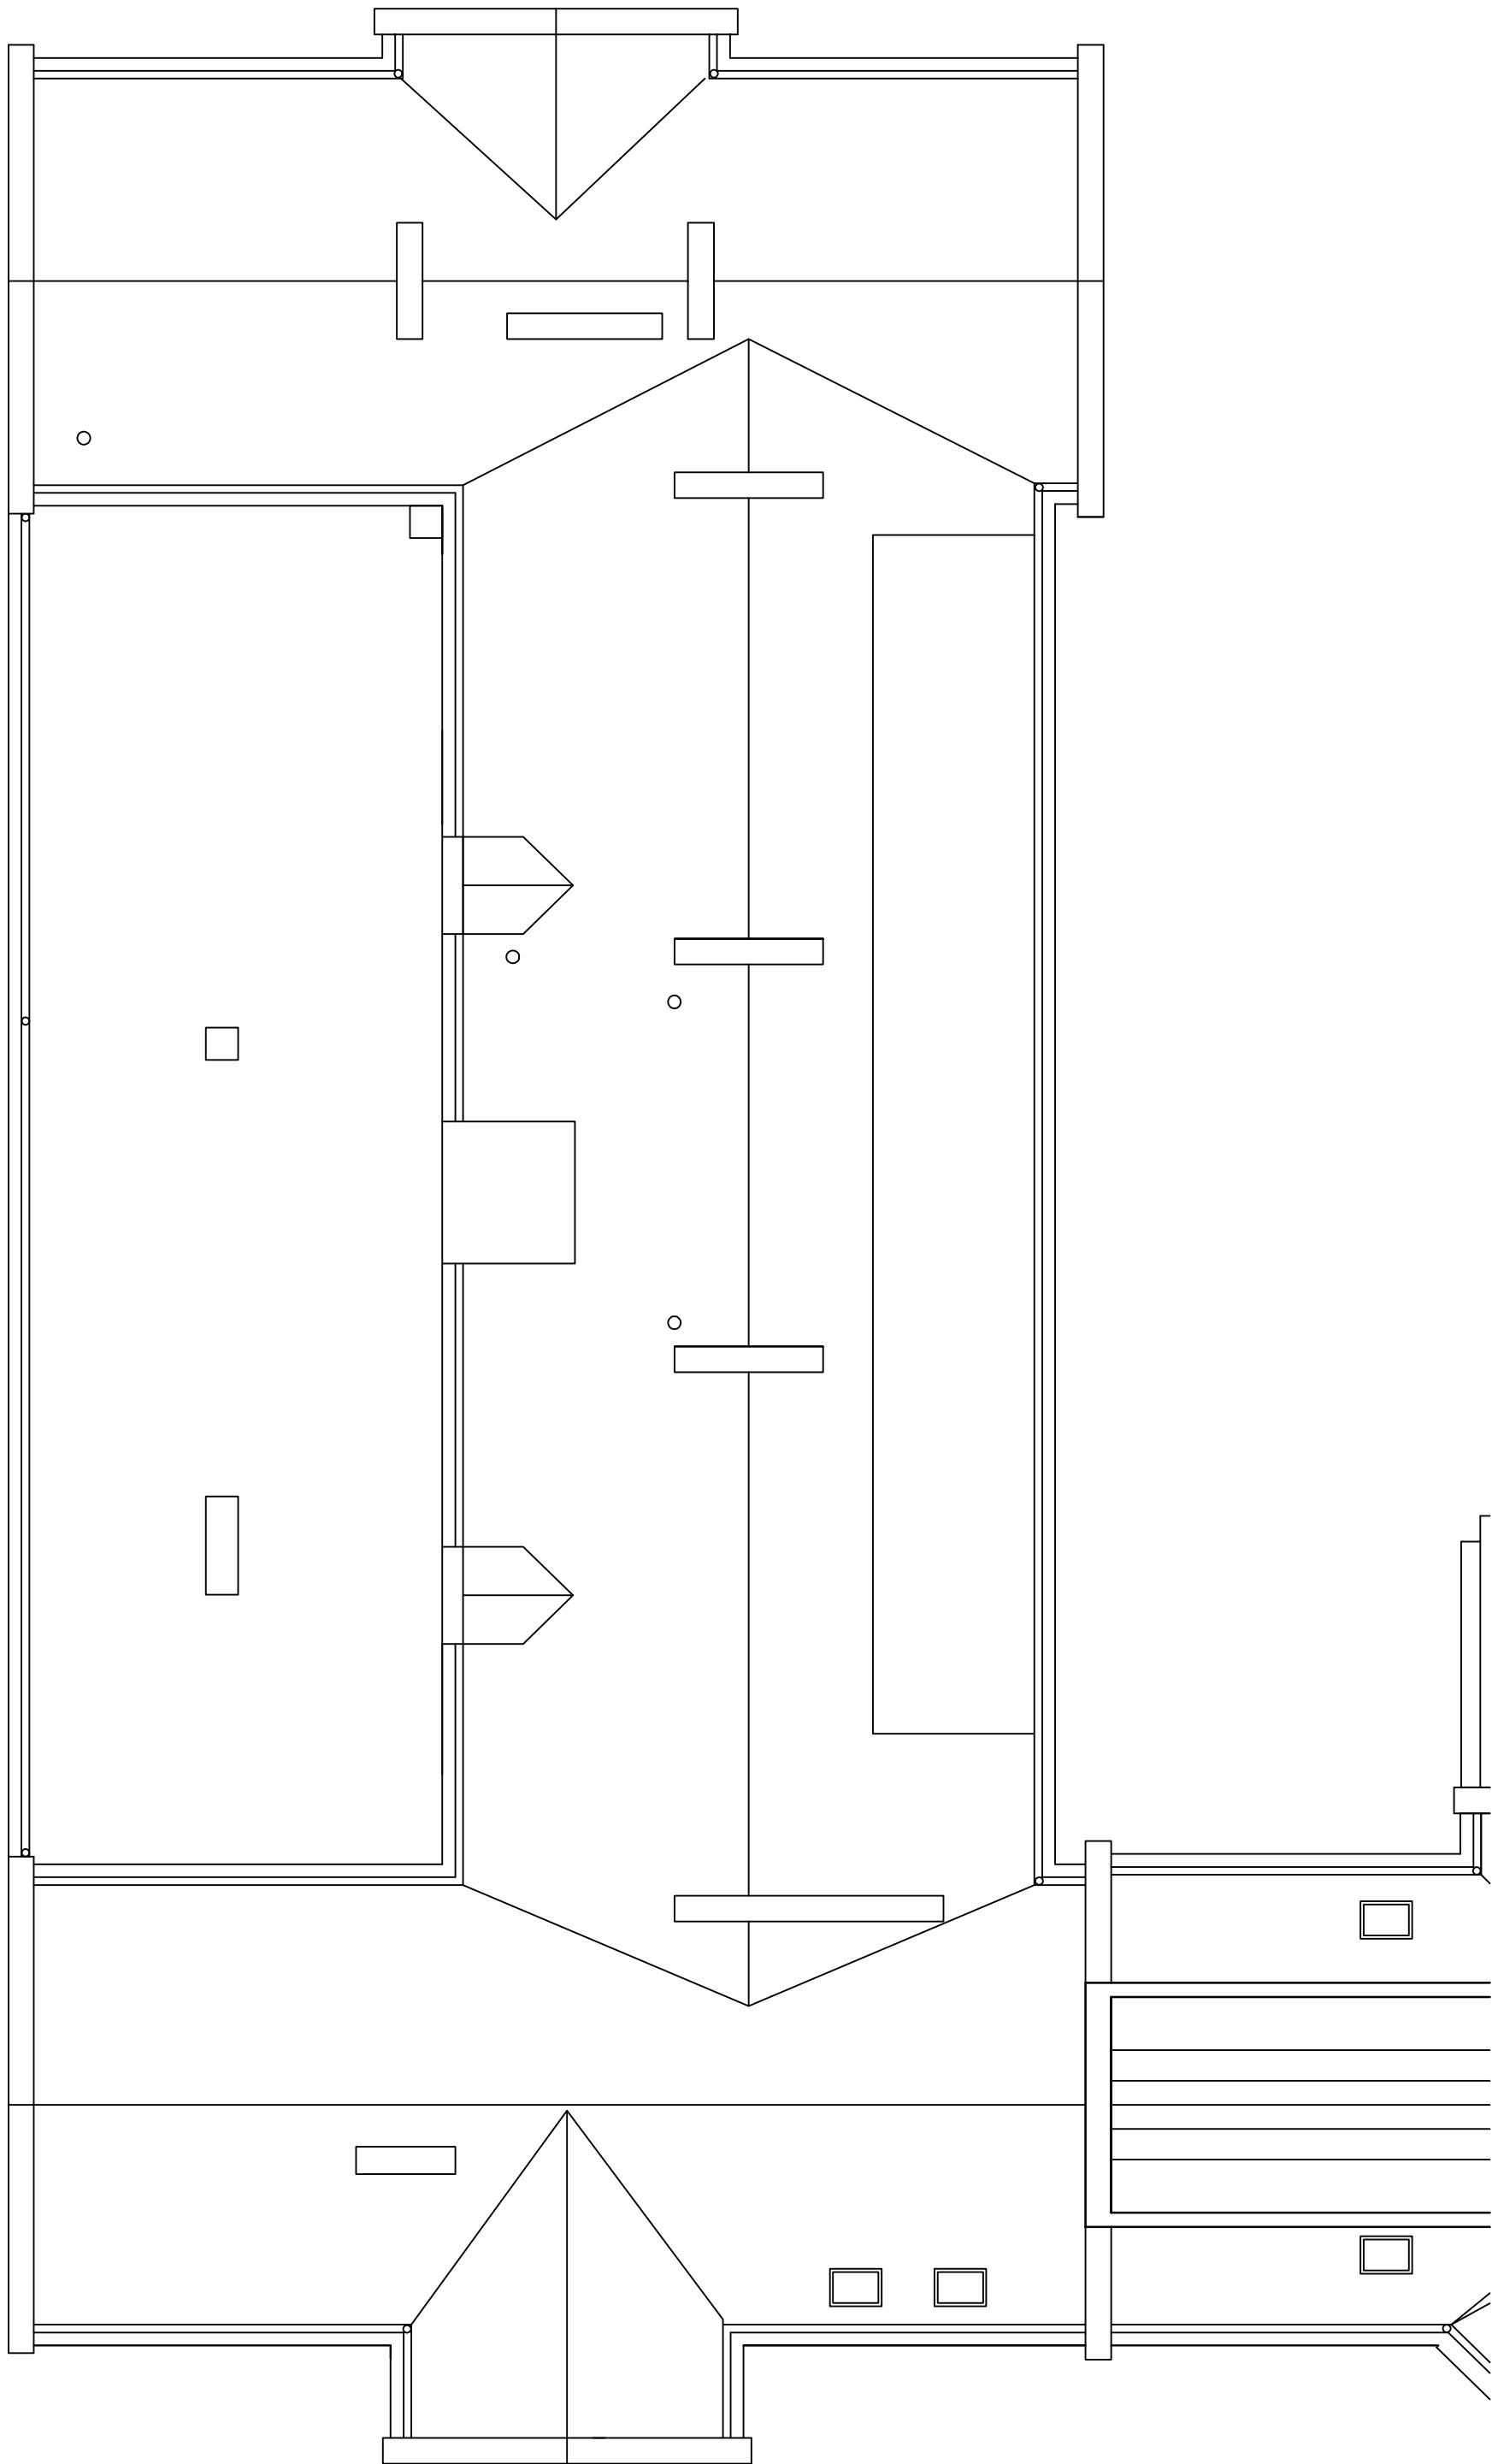

schemat lokalizacji dźwigu

Kujawsko-Pomorskie
Centrum Pulmonologii w Bydgoszczy,
ul. Seminaryjna 1,
Rzut dachu, skala1:100

 PRZEDSIĘBIORSTWO PROJEKTOWO-REALIZACYJNE BUDOWNICTWA „PION” SP. Z O.O. ul. Paderewskiego 10/2, 85-075 Bydgoszcz			
Inwestor: KUJAWSKO POMORSKIE CENTRUM PULMONOLOGII W BYDGOSZCZY , ul. Seminaryjna 1			
Temat:	DOBUDOWA DZWIGU OSOBOWEGO W BLOKU „A” KUJAWSKO POMORSKIEGO CENTRUM PULMONOLOGII PRZY UL. SEMINARYJNEJ 1 W BYDGOSZCZY.	Data:	Nr proj.
		10.2019	A/PBW
Rysunek:	RZUT DACHU	Nr zlecenia:	Skala:
			1:100
Projektował: mgr inż. arch. L. Magdańska upr., nr WBPP-NB-7210/159/82			Nr. rys. 5b