


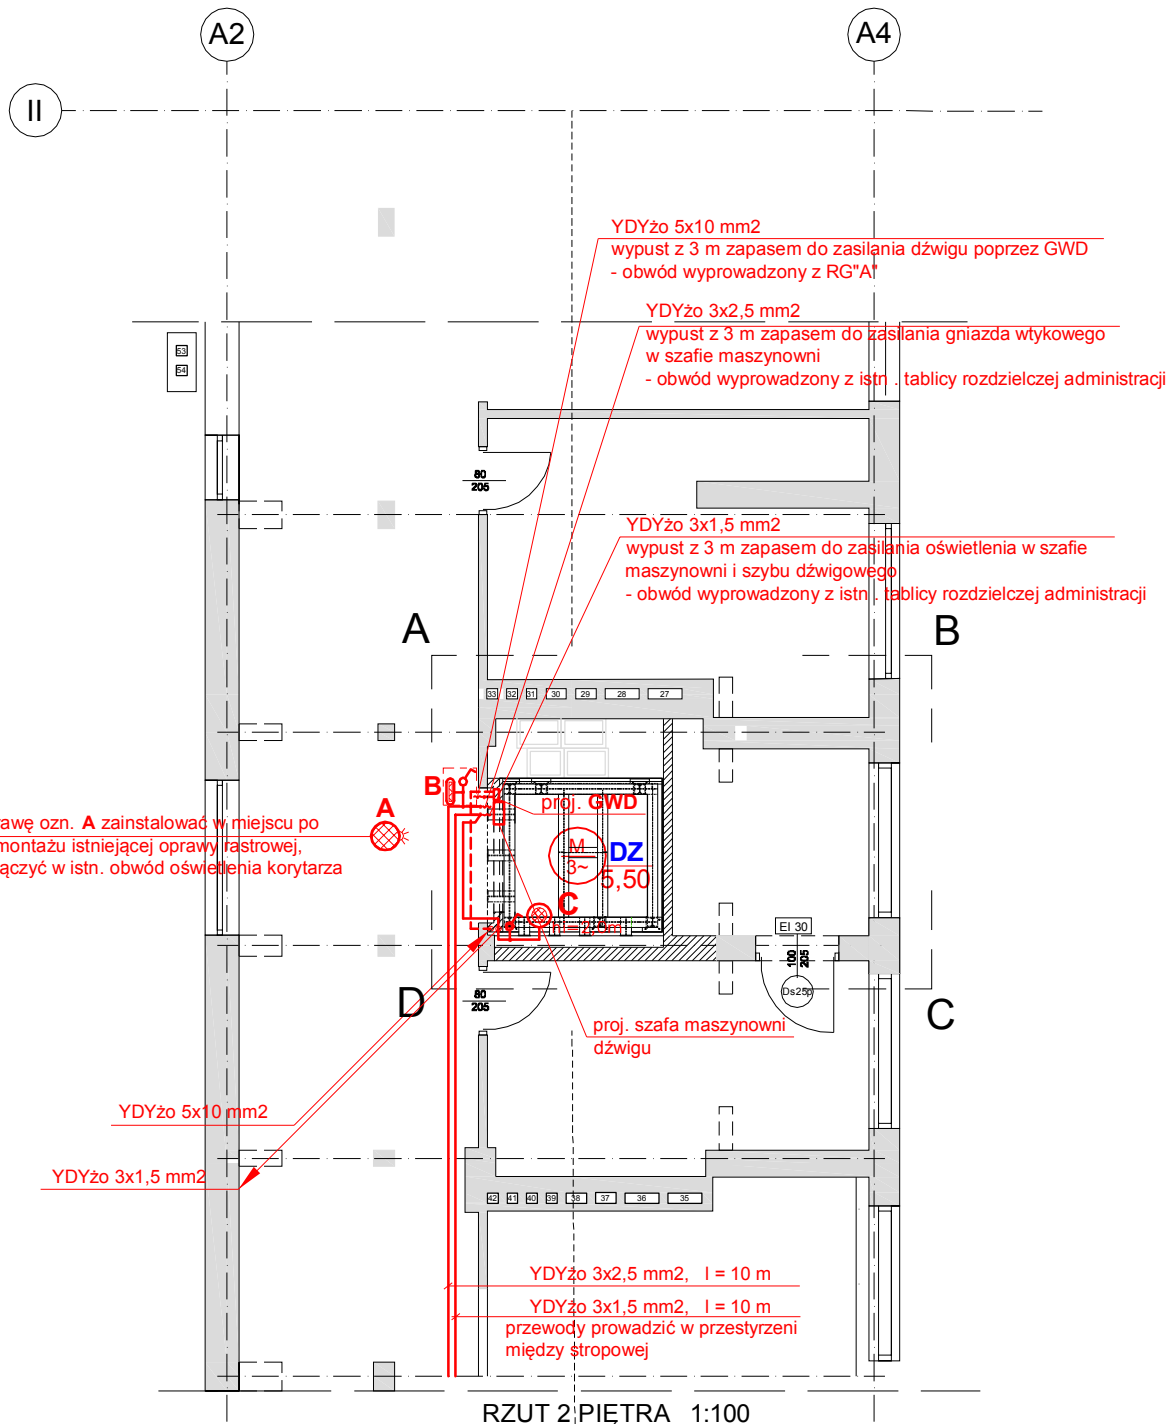

U W A G A:

Na zasilaniu dźwigu umieścić we wnęce o wym. wys. 240, szer. 140, gł. 120 [mm] zamykaną przeszklonymi drzwiczkami z opisem GŁÓWNY WYŁĄCZNIK DŹWIGU (np. typu P1-25/12, nr kat. 207299 Moeller). Lokalizację GWD ustalić w trakcie realizacji inwestycji z Dostawcą dźwigu.

Instalację oświetleniową maszynowni i szybu oraz instalację do gniazda wtykowego - wykonać według szczegółowych wytycznych Dostawcy dźwigu.

Istniejącą tablicę rozdzielczą administracji doposażyć w wyłącznik różnicowoprądowy z członem nadprądowym:

- B16A, 30 mA - dla obwodu zasilającego gniazdo wtykowe w szafie maszynowni dźwigu,
- B10A, 30 mA - dla obwodu zasilającego oświetlenie szafy maszynowni i szybu dźwigowego.

UKŁAD SIECI TN-C-S SAMOCZYNNE WYŁĄCZENIE ZASILANIA
OCHRONA UZUPEŁNIAJĄCA - WYŁĄCZNIKI RCD



PRZEDSIĘBIORSTWO PROJEKTOWO-REALIZACYJNE
BUDOWNICTWA „PION” SP. Z O.O.
ul. Paderewskiego 10/2, 85-075 Bydgoszcz

Inwestor:

KUJAWSKO POMORSKIE CENTRUM PULMONOLOGII W BYDGOSZCZY,
ul. Seminaryjna 1

Temat: DOBUDOWA DŹWIGU OSOBOWEGO W BLOKU „A”
KUJAWSKO POMORSKIEGO CENTRUM PULMONOLOGII
PRZY UL. SEMINARYJNEJ 1 W BYDGOSZCZY.

Data:
04.2019

Nr proj.
E/PBW

Rysunek: RZUT 2 PIĘTRA
Plan instalacji elektrycznych

Nr zlecenia:

Skala:
1:100

Projektował:
mgr inż. Renata Filipiak
upr.nr GT.III.7210/194/77

Sprawdził:
mgr inż. Jerzy Grzesiak
upr. nr KUP/0074/POOE/12

Nr rys.

E-04