


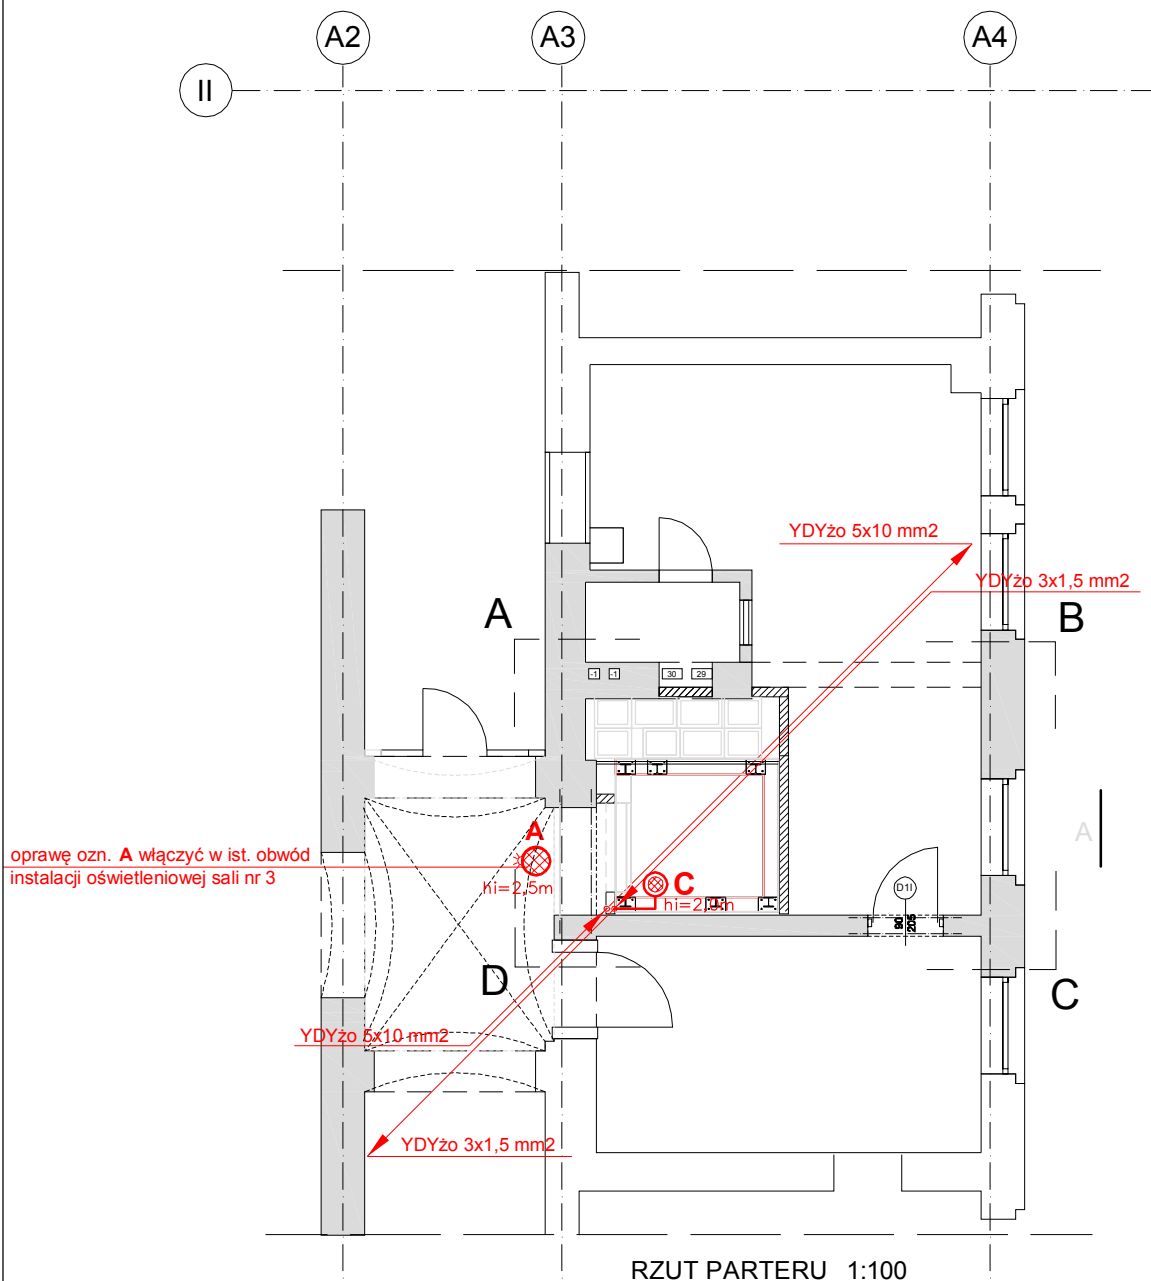

RZUT PARTERU 1:100

U W A G A:

W porozumieniu z Inwestorem, istniejące instalacje elektryczne i teletechniczne zabezpieczyć przed uszkodzeniem podczas wykonywania wszelkich robót budowlano - montażowych w obrębie inwestycji A-B-C-D

**UKŁAD SIECI TN-C-S SAMOCZYNNE WYŁĄCZENIE ZASILANIA
OCHRONA UZUPEŁNIAJĄCA - WYŁĄCZNIKI RCD**

 PRZEDSIĘBIORSTWO PROJEKTOWO-REALIZACYJNE BUDOWNICTWA „PION” SP. Z O.O. ul. Paderewskiego 10/2, 85-075 Bydgoszcz		
Inwestor: KUJAWSKO POMORSKIE CENTRUM PULMONOLOGII W BYDGOSZCZY, ul. Seminaryjna 1		
Temat: DOBUDOWA DŹWIGU OSOBOWEGO W BLOKU „A” KUJAWSKO POMORSKIEGO CENTRUM PULMONOLOGII PRZY UL. SEMINARYJNEJ 1 W BYDGOSZCZY.	Data: 04.2019	Nr proj. E/PBW
Rysunek: RZUT PARTERU Plan instalacji elektrycznych	Nr zlecenia:	Skala: 1:100
Projektował: mgr inż. Renata Filiplik upr.nr GT.III.7210/194/77	Sprawdził: mgr inż. Jerzy Grzesiak upr. nr KUP/0074/POOE/12	Nr rys. E-02